



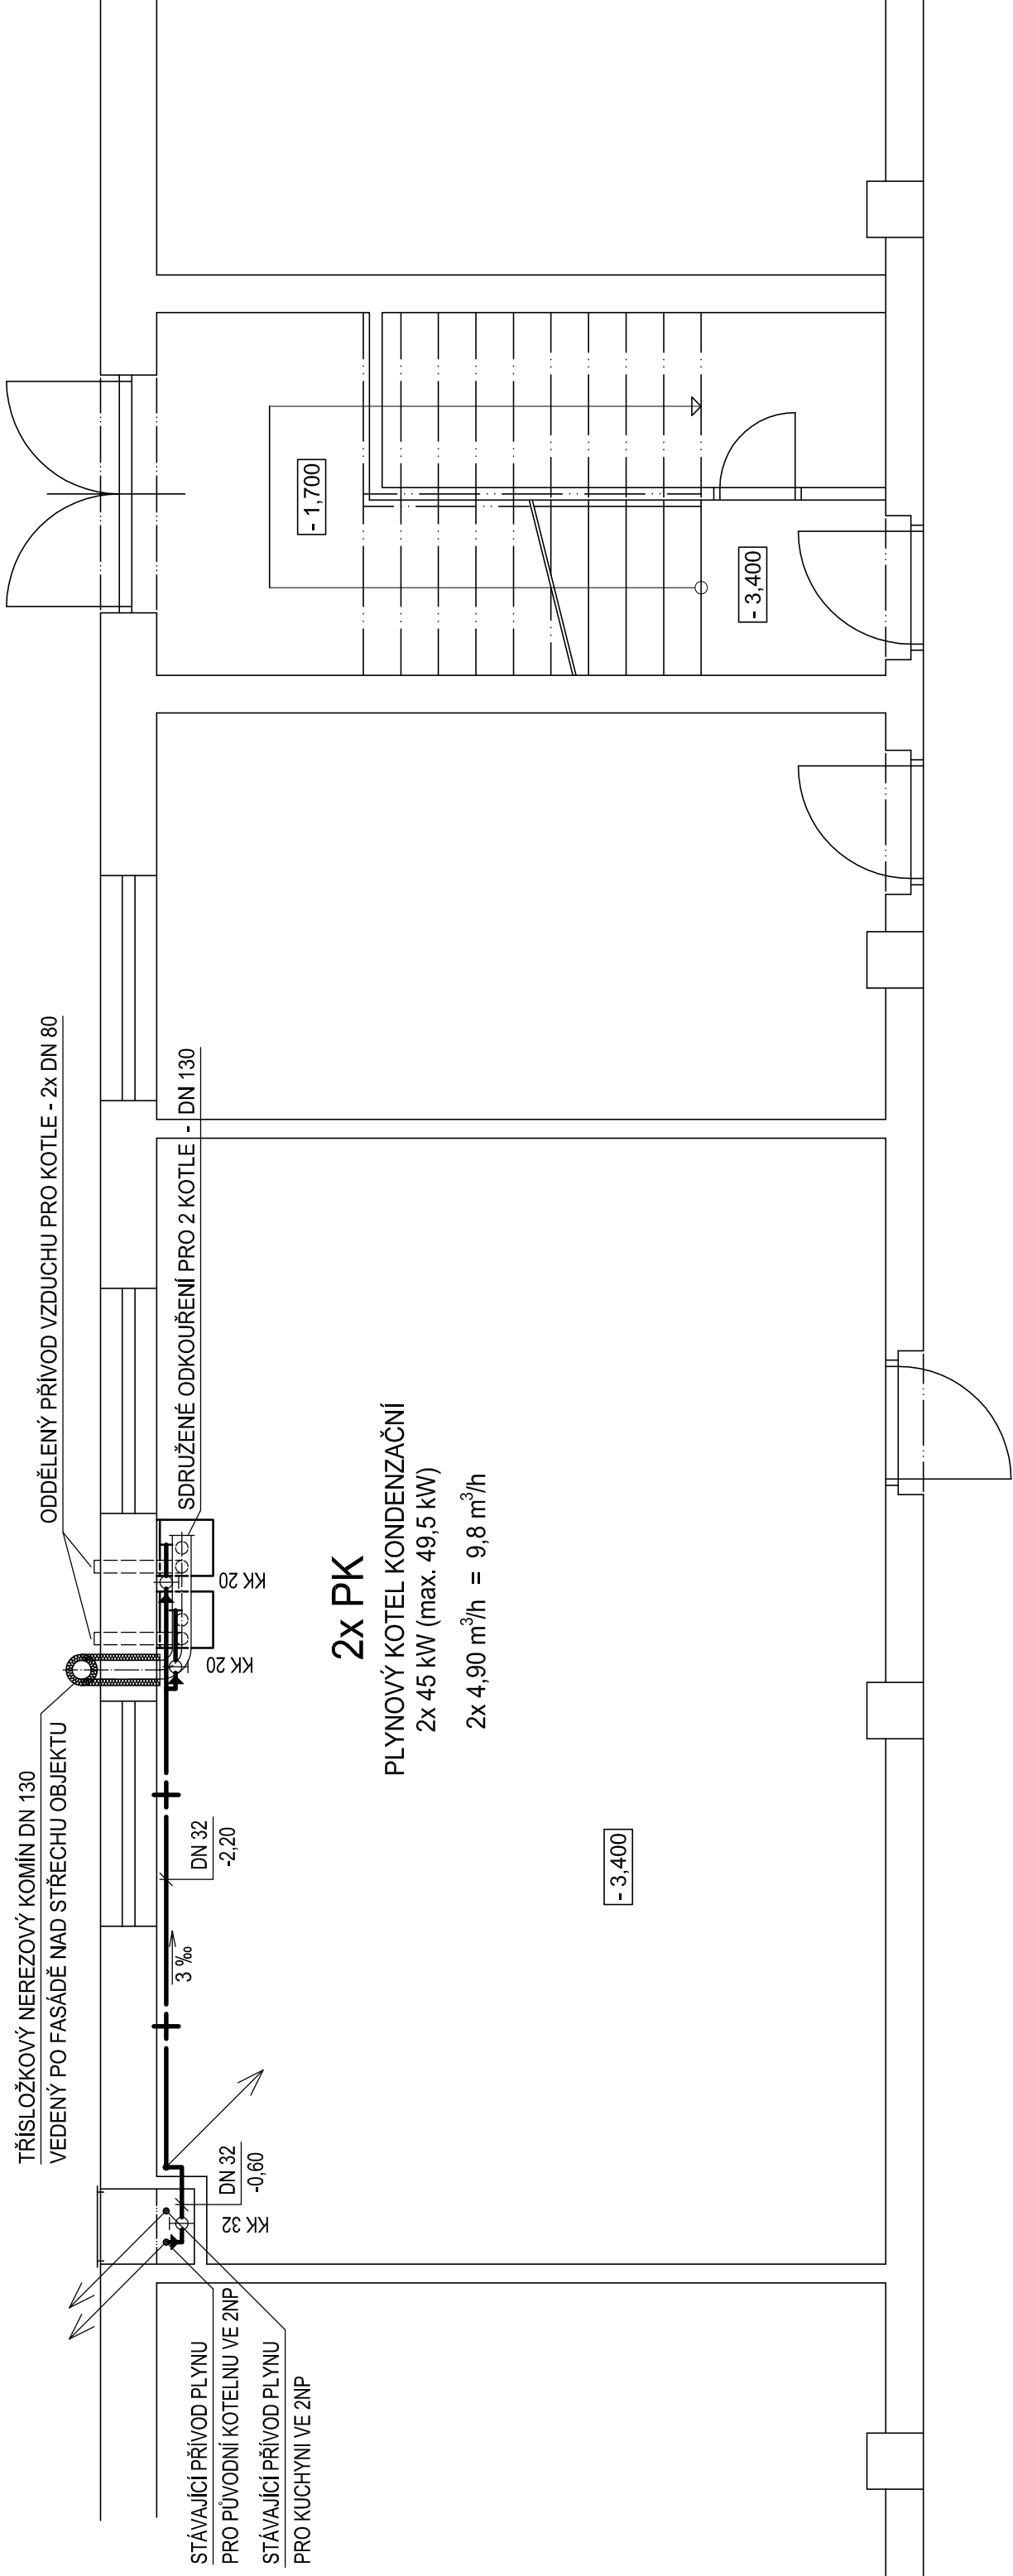

AXONOMETRIE

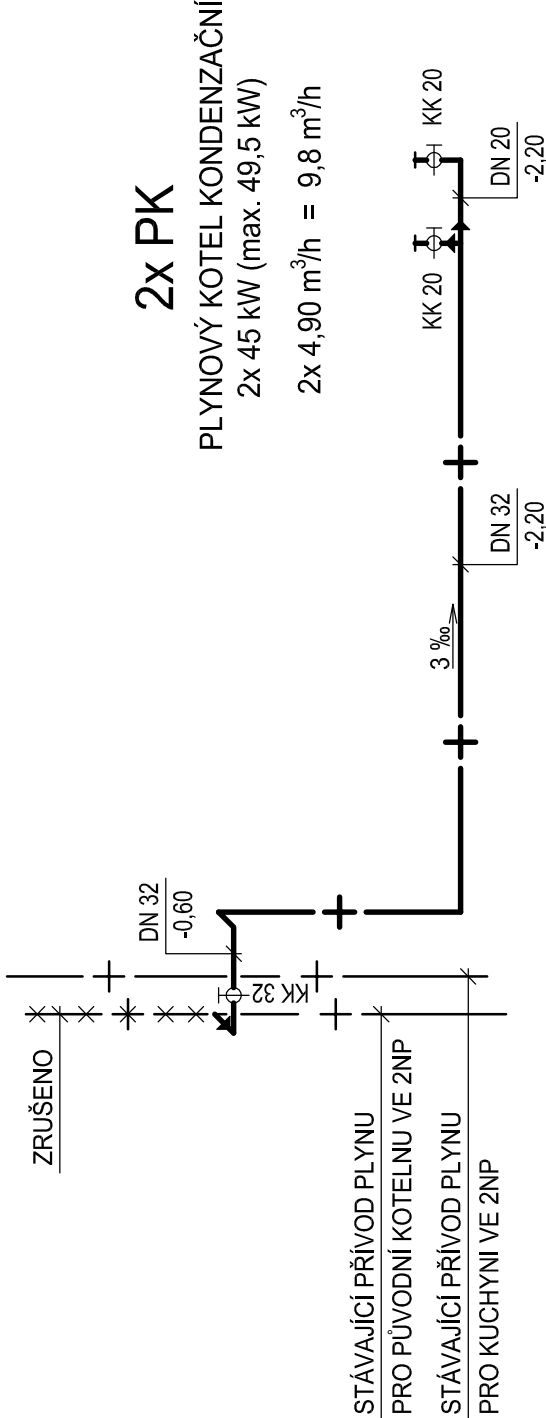

Zodp. projektant:	Vypracoval :	Kreslil :	
Ing. Polášek Josef	Kraicingerová Jarmila		
Objednatel: SPŠ Edvarda Beneše a OA Břeclav, nábr. Komenského 1, 690 25 Břeclav			Kopie:
Místo stavby: nábr. Komenského 1, 690 25 Břeclav			
Akce: SPŠ Edvarda Beneše a OA Břeclav F.1 SO - 01 Menza - úprava vytápění F.1.4.f Plynová zařízení			Datum: IV / 2013
Obsah: PŮDORYS KOTELNY, AXONOMETRIE			Účel: DPS
			Měřítko: 1:50
			Zak. čís.:
			Čís. výkresu: F.1.4.f.1